


KLINIKA OTORYNOLARYNGOLOGII
 INWENTARYZACJA BUDOWLANA
 WOJEWÓDZKI SZPITAL ZESPOLONY
 W KIELCACH
RZUT PARTERU
 BUDYNEK GŁÓWNY

pochylnia ~ 9%

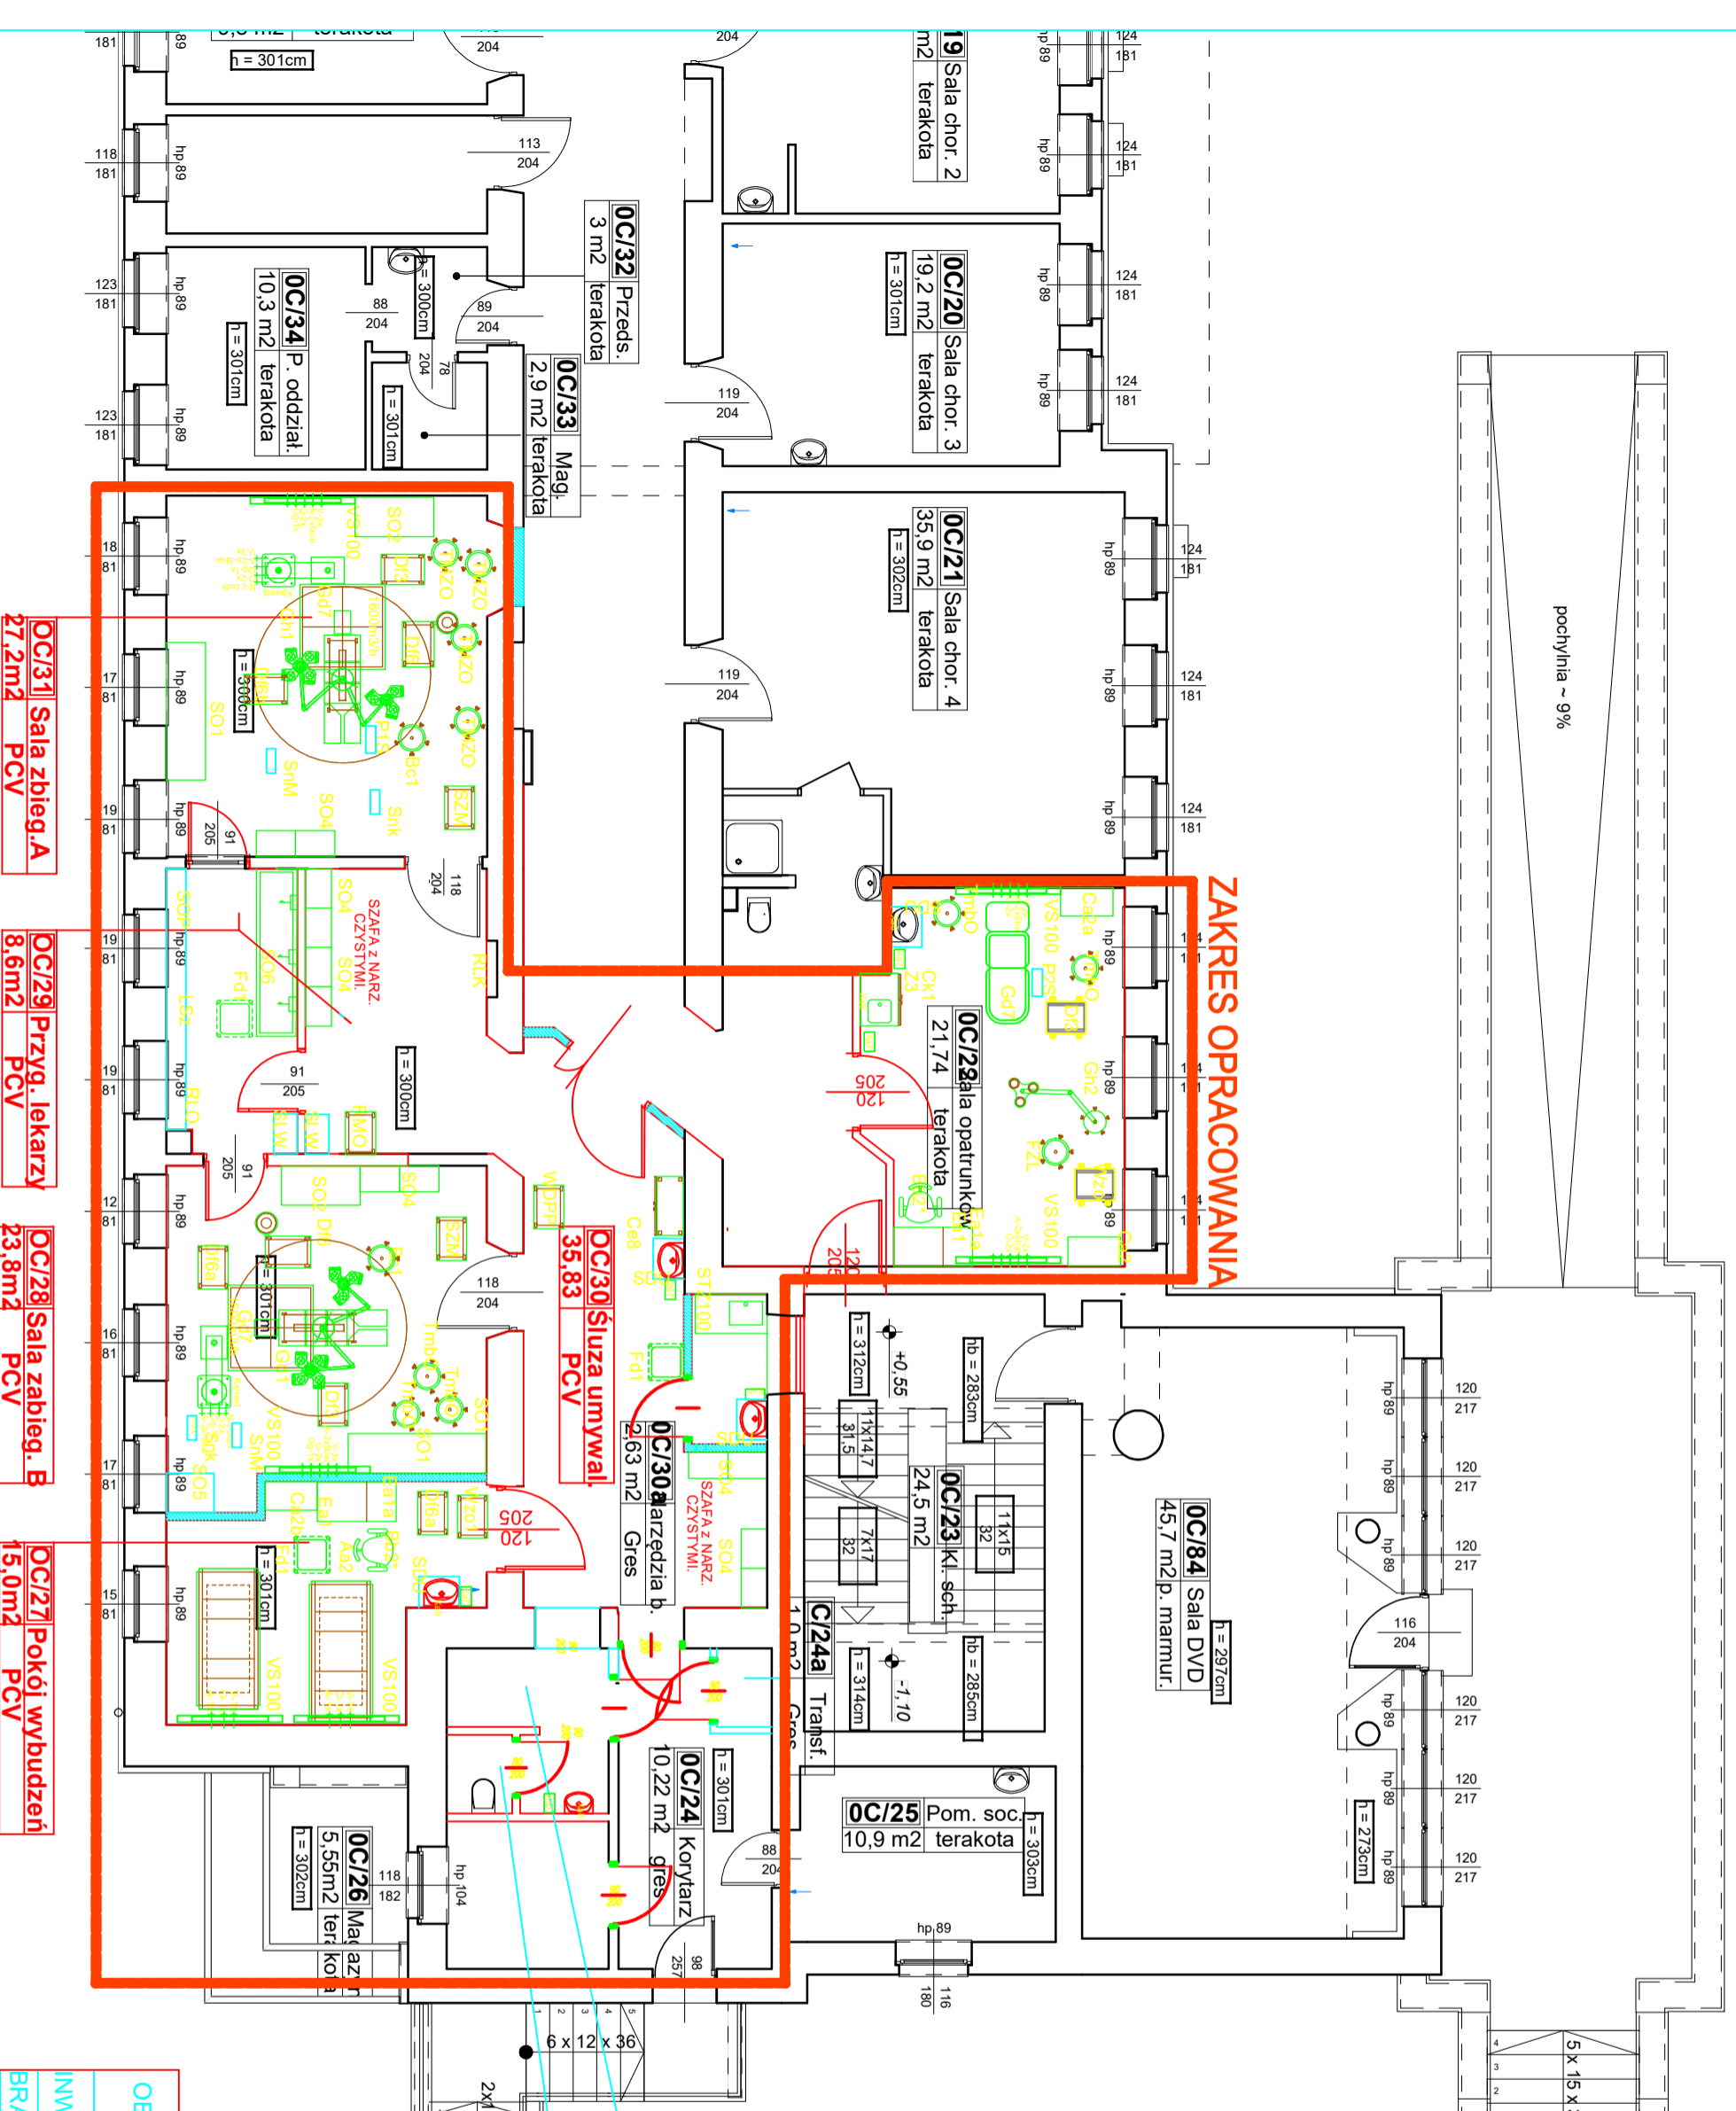

OBIEKT	PROGRAM DOSTOSOWAWCZY REALIZOWANY W WOJEWÓDZKIM SZPITALU ZESPOLONYM W KIELCACH UL. GRUNWALDZKA 45		
INWESTOR	WOJEWÓDZKI SZPITAL ZESPOLONY KIELCE UL. GRUNWALDZKA 45		
BRANŻA	TECHNOLOGIA		
	IMIĘ I NAZWISKO	PODPIS	NR. UPR.
projektował	mgr inż. Piotr Sabat		06.19
			skala 1:100
sprawił			rys. 1