




RZUT PIWNICY

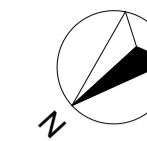

SCHEMAT BUDYNKU

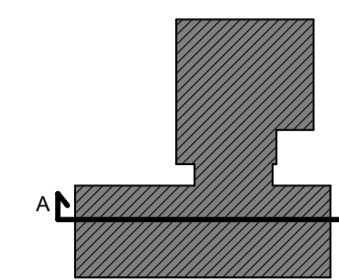

Zestawienie pomieszczeń		
Nr	Nazwa strefy	Powierzchnia
-1/01	Szathnia	13,9
-1/01a	Łazienka	4,2
-1/02	Kotłownia	24,5
-1/02	Szathnia pacjentów	12,7
-1/02a	Pom. tech.	1,5
-1/02b	Łazienka	15,4
-1/03	Szathnia personelu	23,1
-1/03a	Łazienka	15,0
-1/04	Kotłownia	28,1
-1/05	Archiwum	12,1
-1/06	Magazyn	5,1
-1/07	Pro-morte	6,8
-1/08	Magazyn	8,5
-1/09	Szathnia pacjentów	20,1
-1/10	Przedsiónek	4,2
-1/10a	Miejsce postojowe samochodów	356,9
-1/11	Wentylatornia	29,3
-1/12	Magazyn	4,9
-1/13	Magazyn	5,9
-1/14	Przedsiónek	4,7
-1/14a	Szathnia pacjentów	10,2
-1/14b	Szathnia pacjentów	10,7
-1/14c	Maszynownia	13,9
-1/15	WC pers.	5,3
-1/16	Komora kriogeniczna	13,0
-1/16a	Sterownia	18,3
-1/16b	Komora kriogeniczna	9,9
-1/17	WC pacjentów	3,9
-1/18	WC pacjentów	4,3
-1/19	Pom. porządk.	8,1
-1/20	WC dla niepełnospr.	6,2
-1/21	Przedsiónek	19,3
-1/22	Korytarz A	62,4
-1/23	Przedsiónek	4,5
-1/24	Klatka schodowa	13,8
-1/25	Klatka schodowa	19,6
-1/26	Przedsiónek	18,9
-1/27	Korytarz C	12,9
-1/28	Korytarz B	45,9
		<b>898,0 m<sup>2</sup></b>

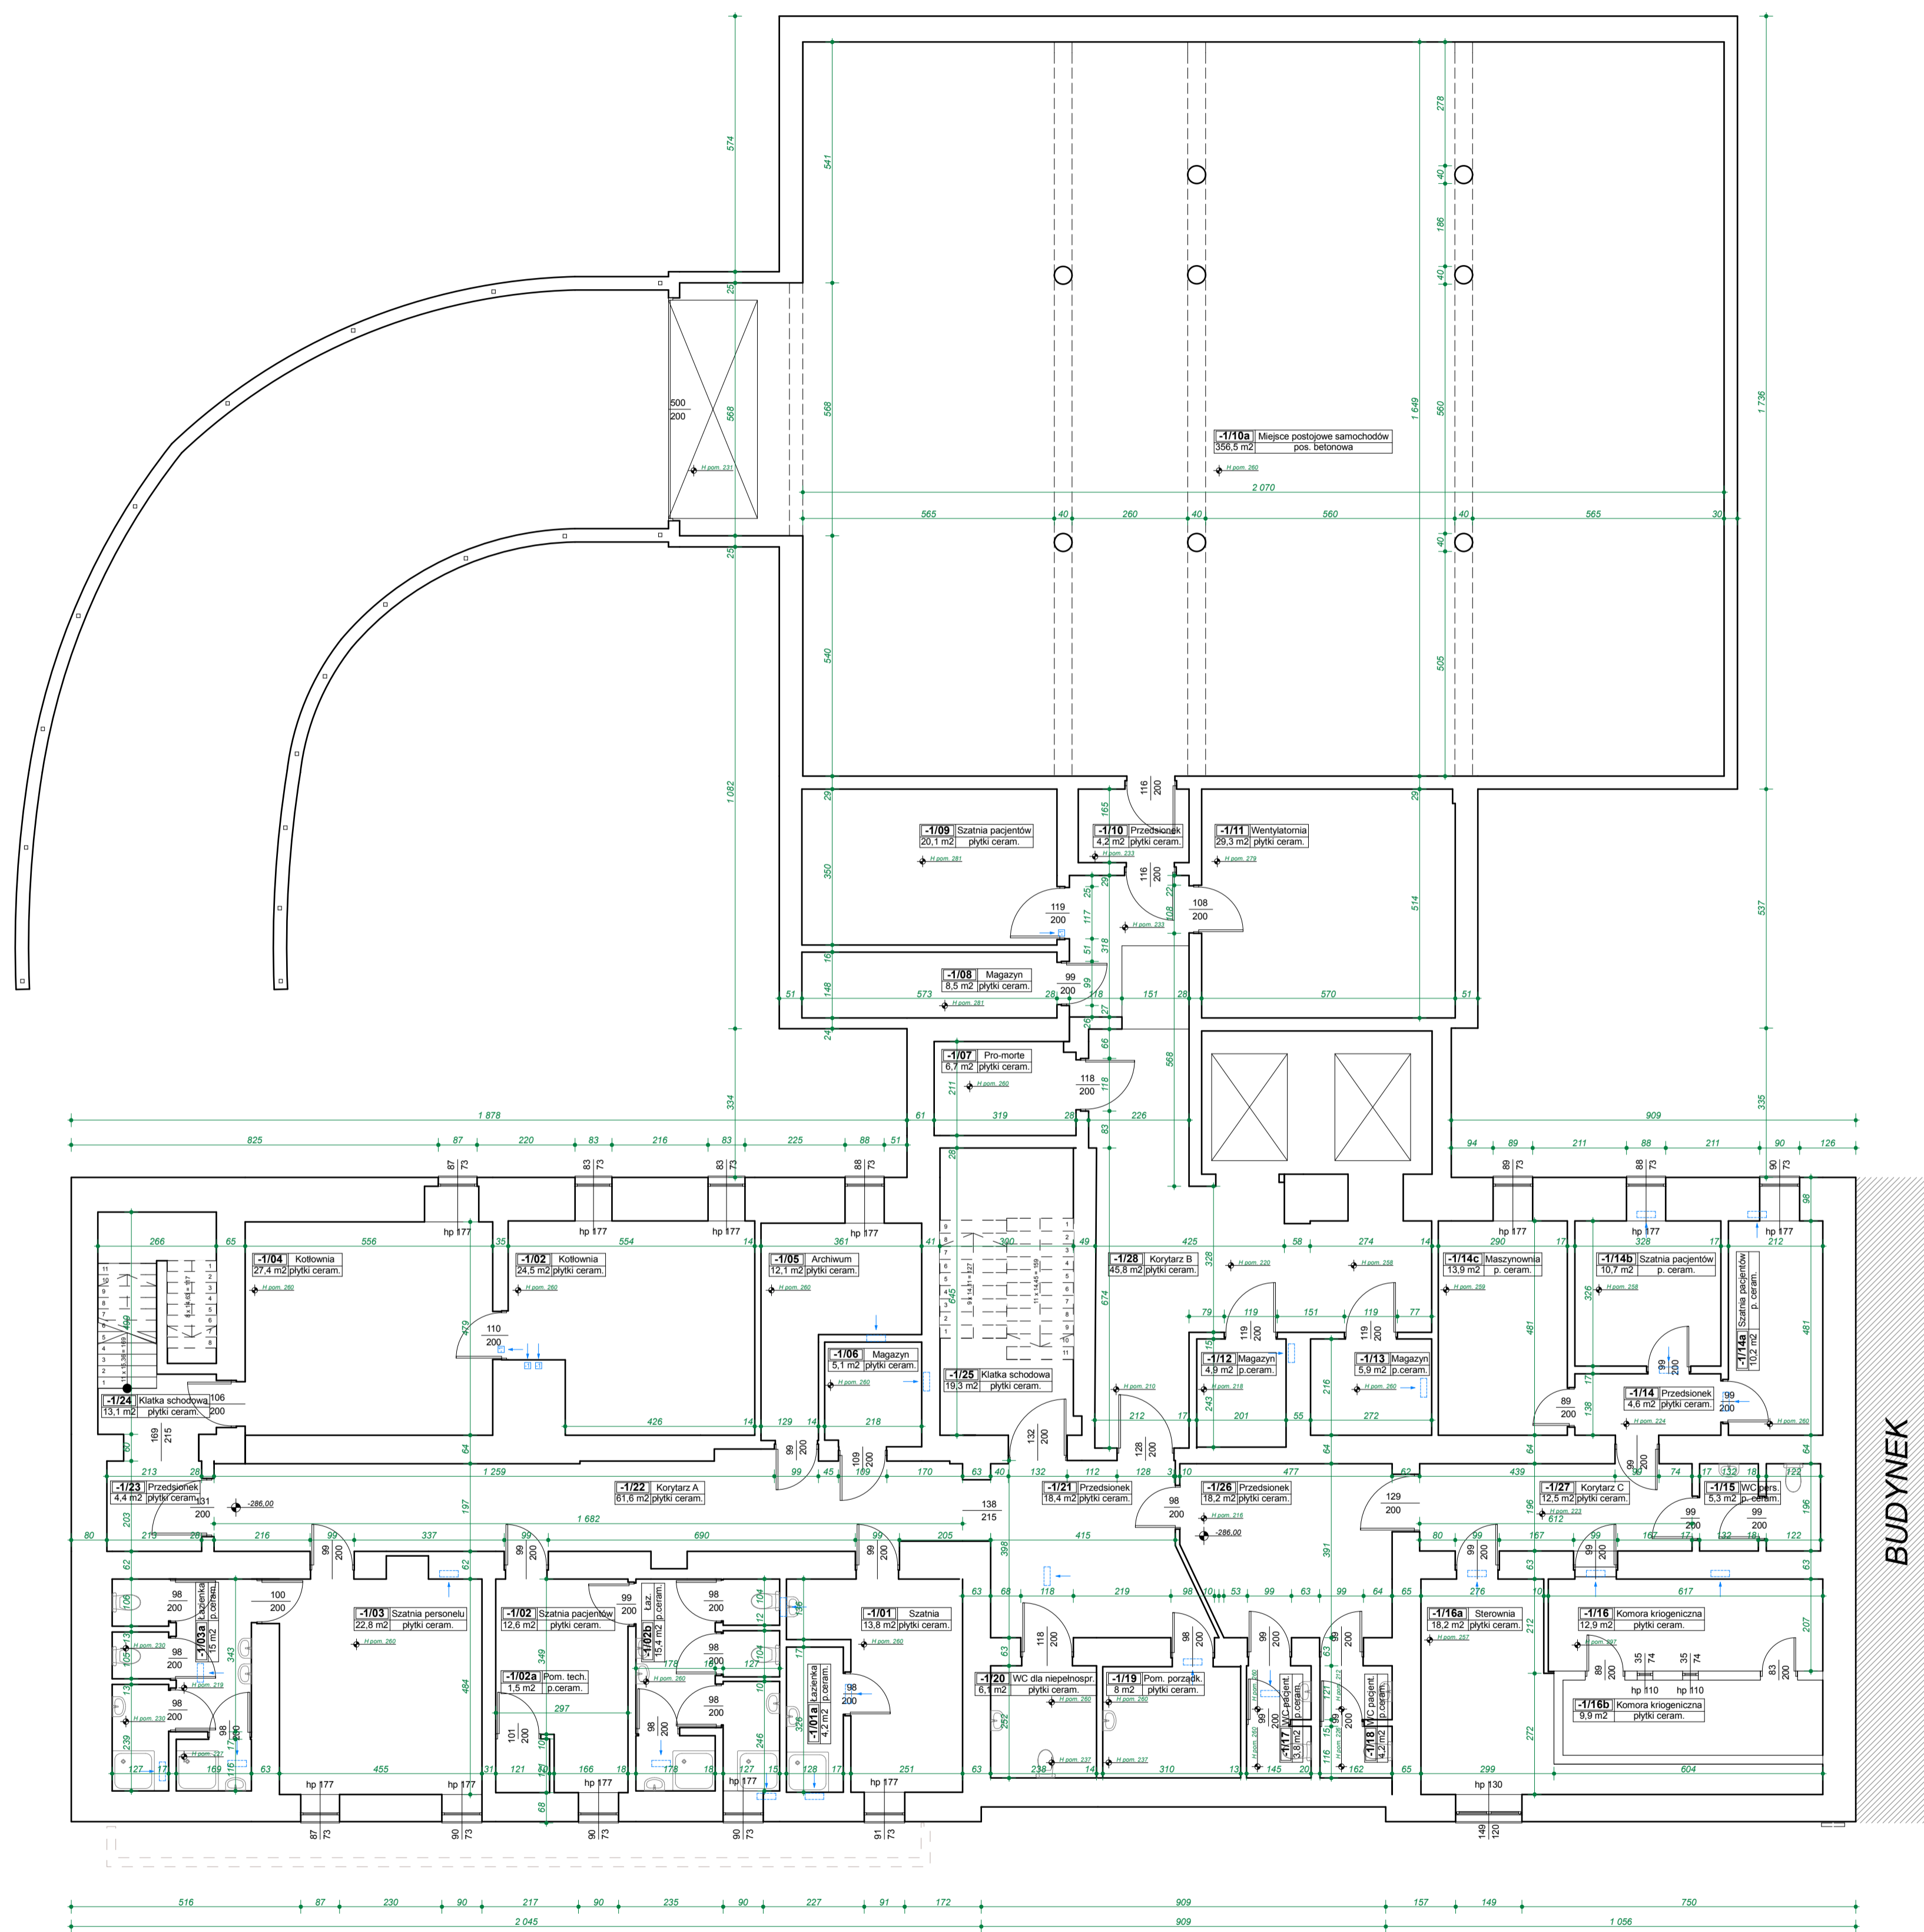

BUDYNEK

CANEA Inżynieria i Komputery - Artur Polakowski
   
 25-035 Kielce, Al. Legionów 3/4
   
 tel: (41) 344-7000; fax: (41) 344-77-80; e-mail: biuro@camea.com.pl

Inwestor:
   
 WOJEWÓDZKI SZPITAL ZESPOLONY
   
 W KIELCACH

Temat:
   
 INWENTARYZACJA BUDYNKÓW
   
 WOJEWÓDZKIEGO SZPITALA ZESPOLONEGO
   
 W KIELCACH

Zadanie:
   
 INWENTARYZACJA BUDYNKU NR 1
   
 ODDZIAŁ REHABILITACJI

Adres obiektu:
   
 Kielce, ul. Kościuszki

Rzut: A Branża: ARCHITEKTURA

Nr prób: 15-03-01 Etap:

Data: 03.2015 INWENTARYZACJA BUDOWLANA

FUNKCJA	NAZWISKO	PODPIS
Opracował:	mgr inż. Artur Polakowski	
	nr. uw. 31W0303/P00005	
Tytuł:	RZUT PIWNICY	Skala: 1:100
		Rys.: INW-001