



RZUT PIWNICY

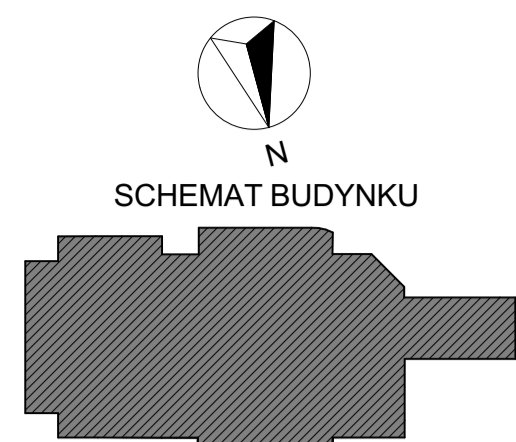

Zestawienie pomieszczeń		
Nr	Nazwa strefy	Powierzchnia
-1/01	Archiwum	23,8
-1/02	Archiwum	36,1
-1/03	Pom. I	3,4
-1/04	Korytarz	52,9
-1/05	Pom. II	14,7
-1/06	Pom. III	1
-1/07	Klatka schodowa	7,7
-1/08	Pom. IV	1
-1/09	Wzrost ciepłoty	10,4
		151 m²

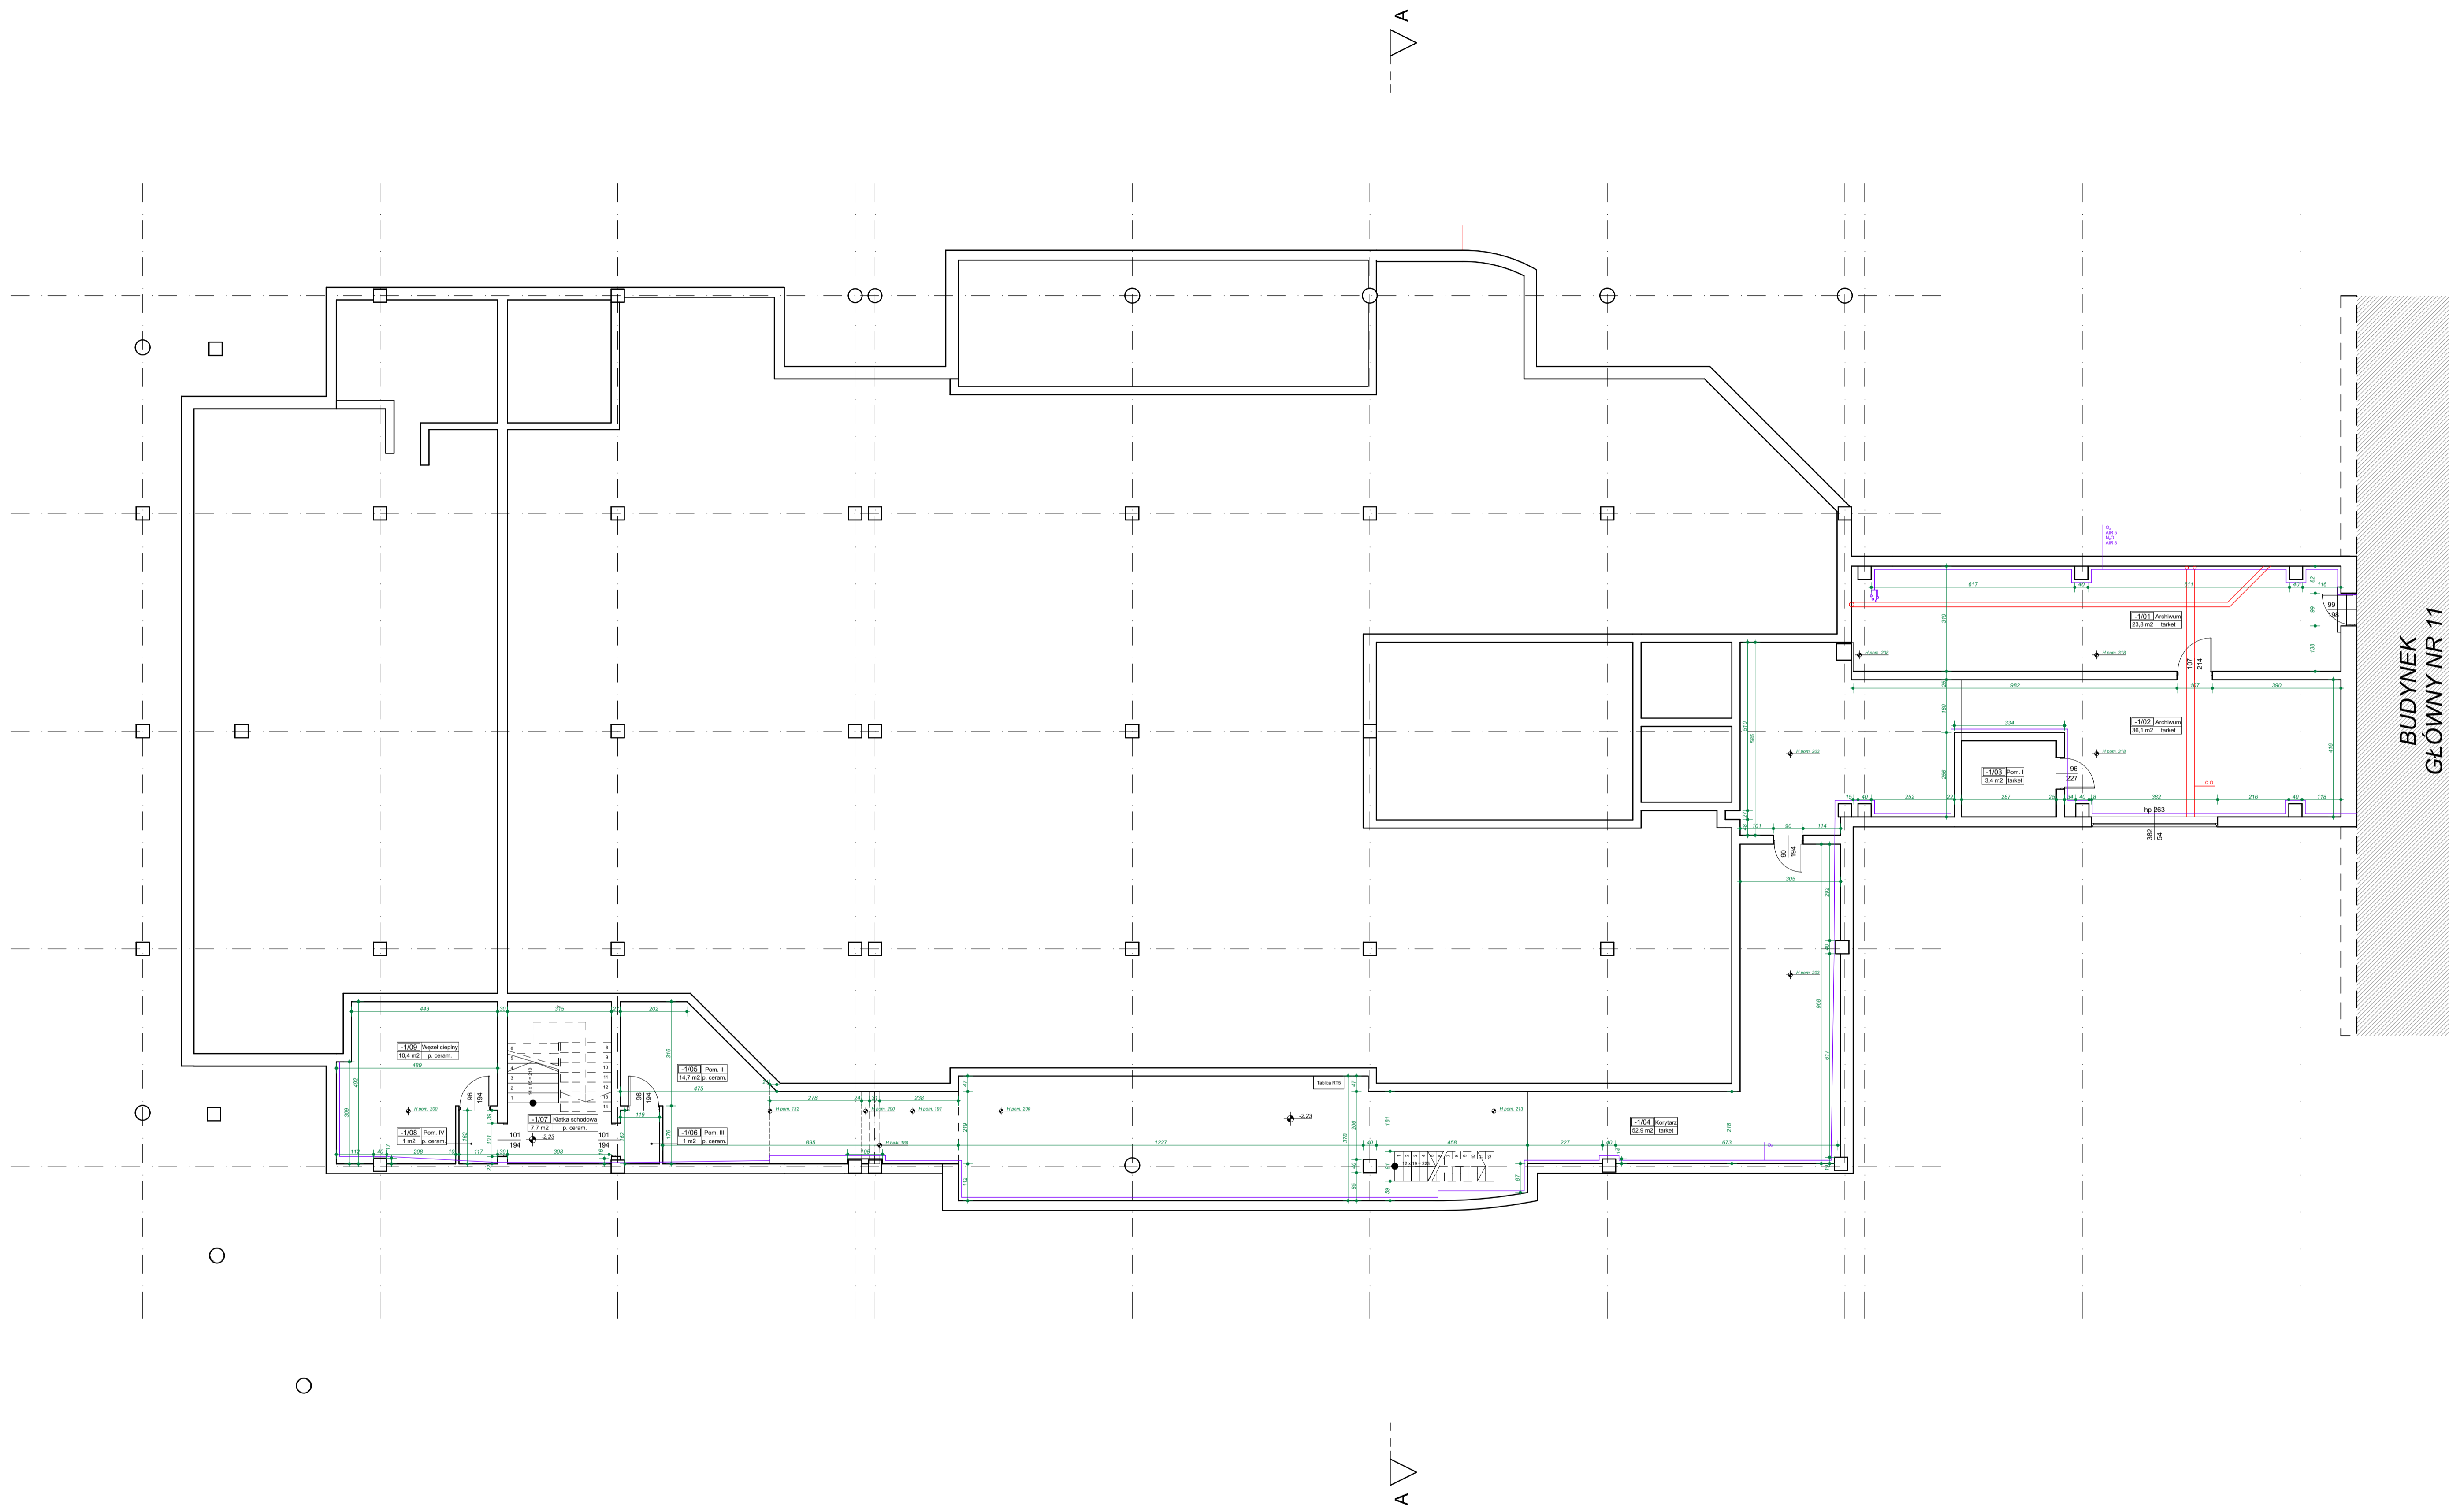

BUDYNEK
GŁÓWNY NR 11

Jednostka projektowa:
CANEA
CANEA Inżynierski i Komputerowy - Artur Polakowski
25-035 Kielce, Al. Legionów 3/4
tel: (41) 344-7000; fax: (41) 344-77-80; e-mail: biuro@canea.com.pl

Investor:
WOJEWÓDZKI SZPITAL ZESPOLONY
W KIELCACH

Tytuł:
INWENTARYZACJA BUDYNKÓW
WOJEWÓDZKIEGO SZPITALA ZESPOLONEGO
W KIELCACH

Zakres:
INWENTARYZACJA BUDYNKU NR 8
ODDZIAŁ NEUROCHIRURGII

Adres obiektu: Kielce, ul. Grunwaldzka

Revizja: A Branża: ARCHITEKTURA

Nr projektu: 15-03-01 Etap: INWENTARYZACJA BUDOWLANA

Data: 03.2015

FUNKCJA	NAZWIŚKO	PODPIS
Opracował:	mgr inż. Artur Polakowski	
Typ:	RZUT PIWNICY	Skala: 1:100 Nzr: INW-001