


Wszystkie centrale wentylacyjne i kanały wentylacyjne pokazane na szkicu podlegają demontażowi

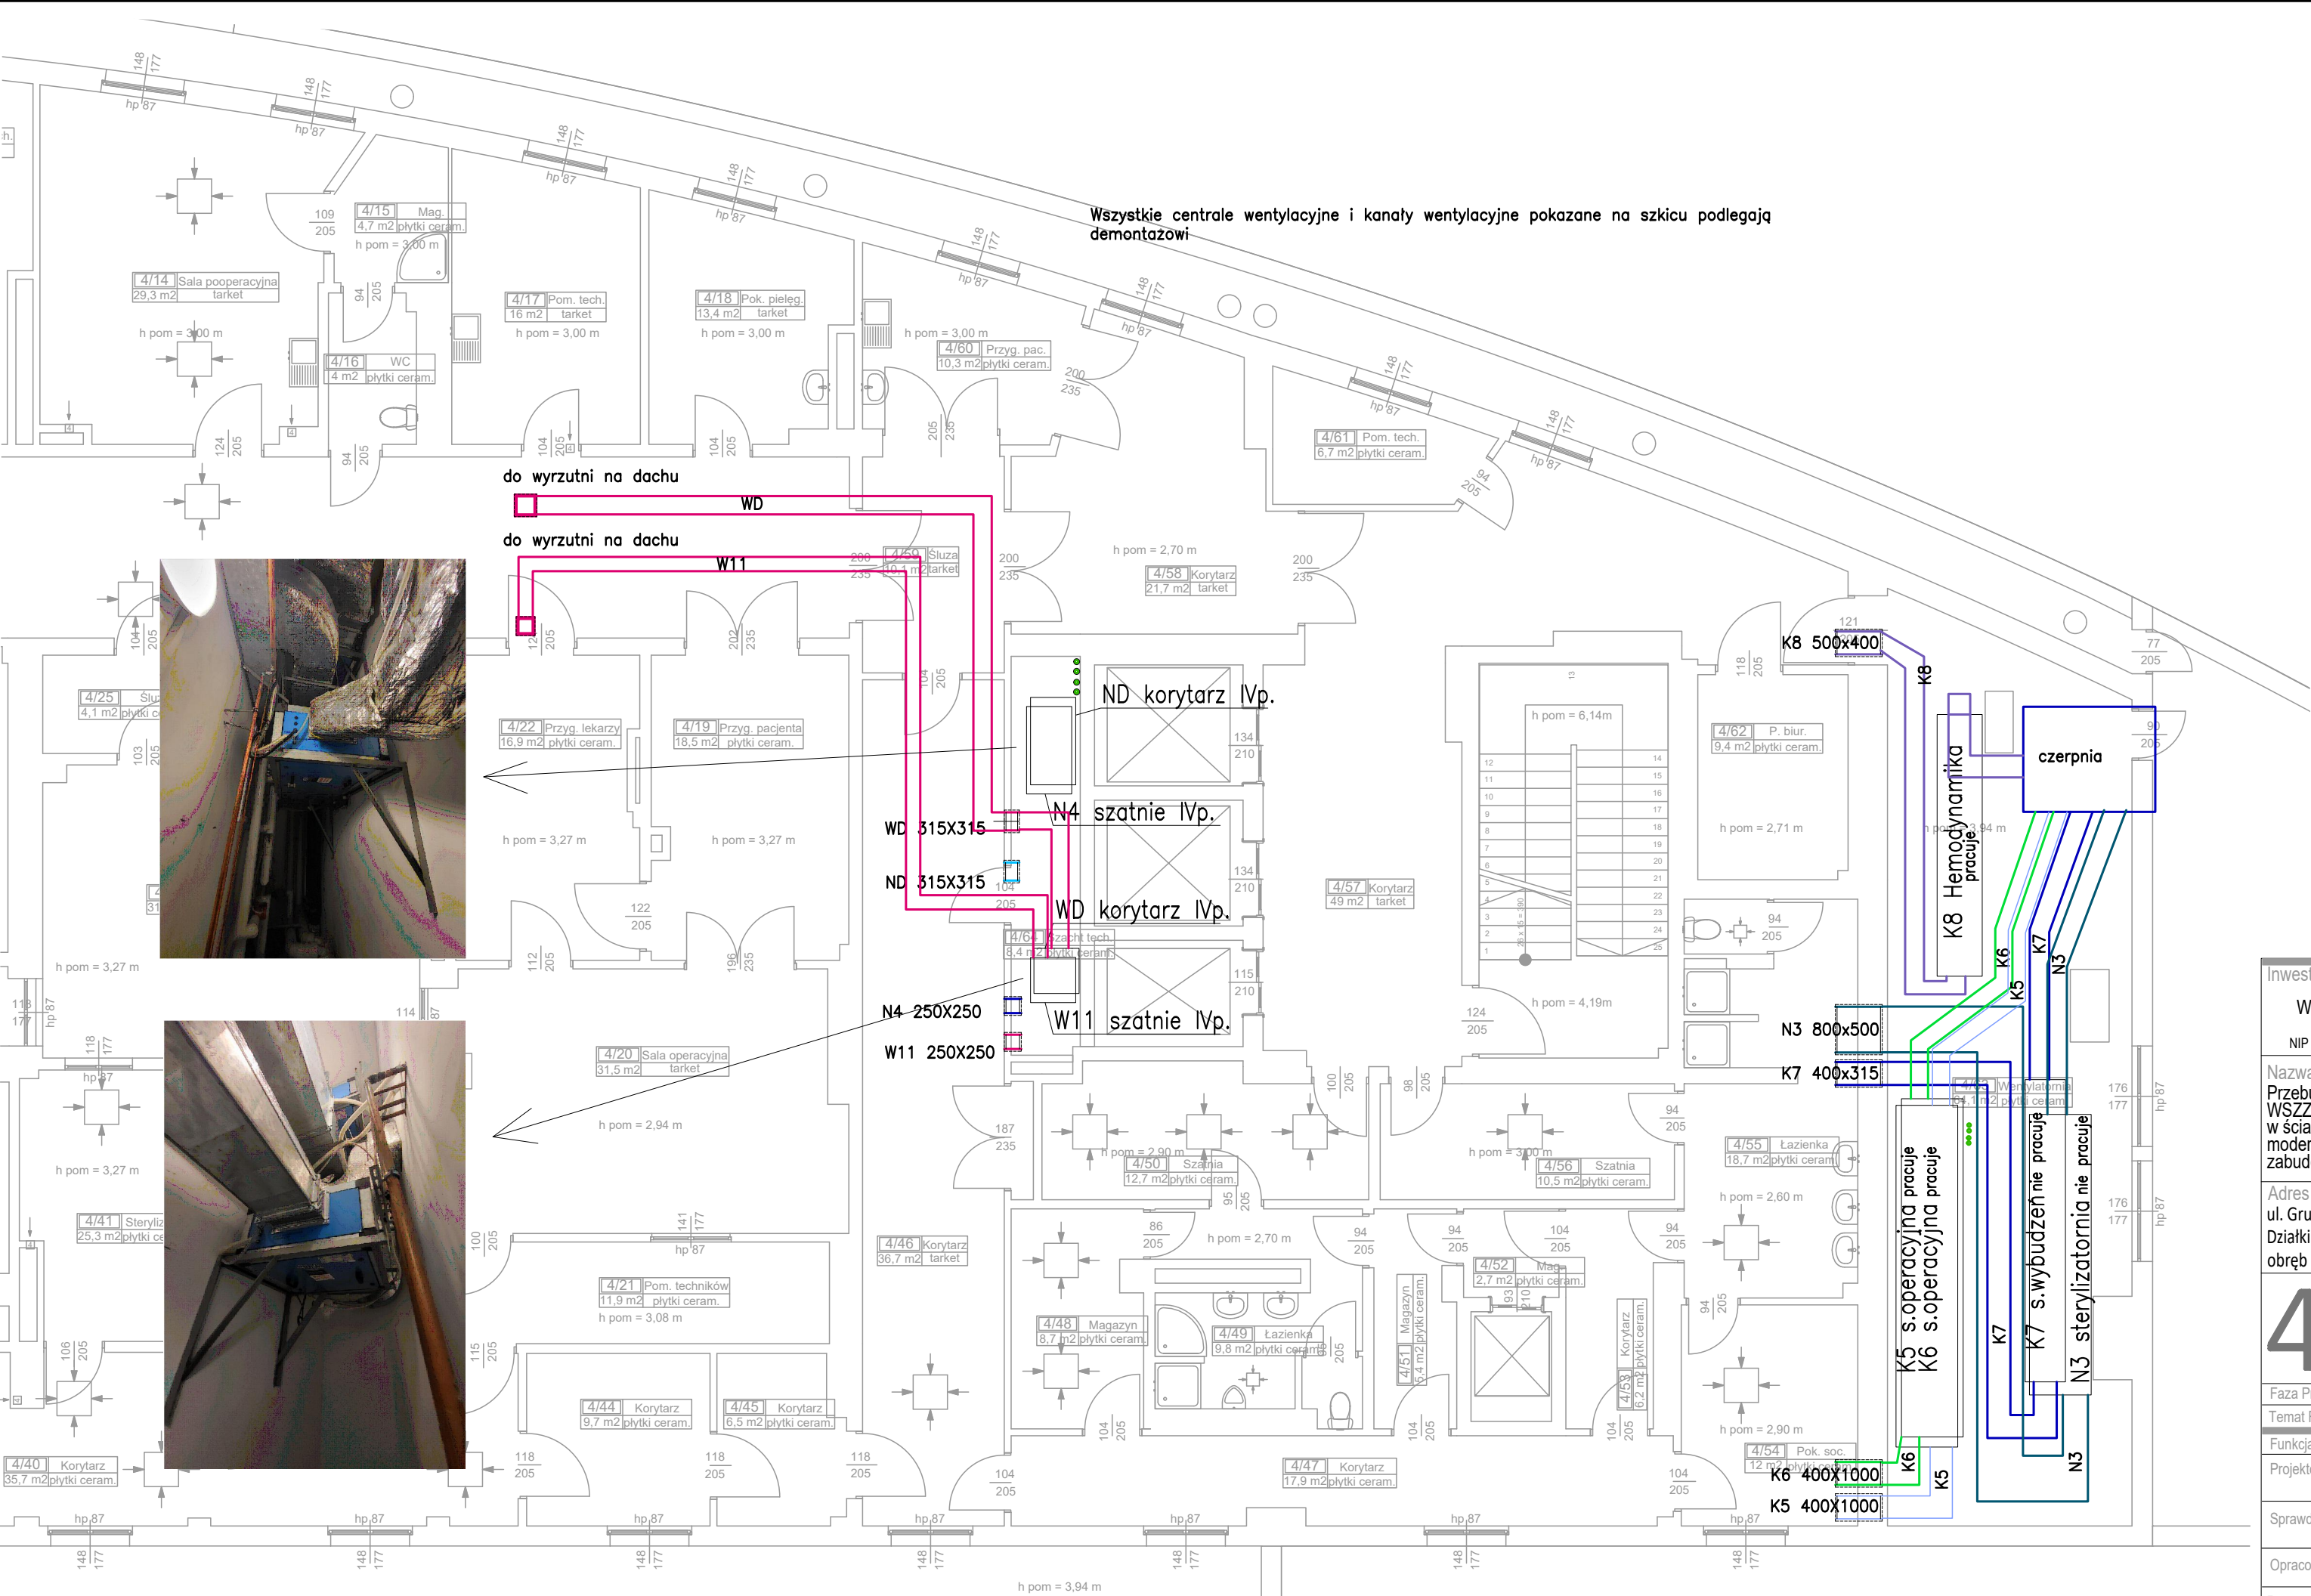

Investor:  
Wojewódzki Szpital Zespolony w Kielcach  
ul. Grunwaldzka 45, 25-736 Kielce  
NIP 9591291292, REGON 28978500000, KRS 0000001580

Nazwa inwestycji:  
Przebudowa budynku Świętokrzyskiego Centrum Kardiologii  
WSZZ w Kielcach, polegająca na wykonaniu dwóch otworów  
w ścianie zewnętrznej oraz czterech otworów w dachu pod  
modernizowaną instalację wentylacji mechanicznej wraz z jej  
zabudową akustyczną na poziomie tarasu IV piętra budynku.

Adres Inwestycji:  
ul. Grunwaldzka 45, 25-736 Kielce  
Działki nr ewid.: 390/13  
obręb 0015 Kielce, gm. Kielce, pow. Miasto Kielce

**4idea**  
BIURO PROJEKTOWE  
Karol Sitarski  
ul. Złota 15/U5, 25-015 Kielce  
tel: 510-032-264  
e-mail: 4idea@4idea.pl

Faza Projektu	PROJEKT TECHNICZNY/WYKONAWCZY			
Temat Rysunku	DEMONTAŻE CZ.2 - INST. WENTYLACJI MECH.			
Funkcja	Projektant	Numer Uprawnień	Data	Podpis
Projektował	mgr inż. Piotr Rutowicz	SWK/0271/PBS/15	Czerwiec 2025	
Sprawdzający	mgr inż. Paweł Kwiecień	SWK/0245/PBS/19		
Opracowanie				
Rew.: 0	Skala: 1:75	Branża: Sanitarna	Nr rys:	S.D-02