
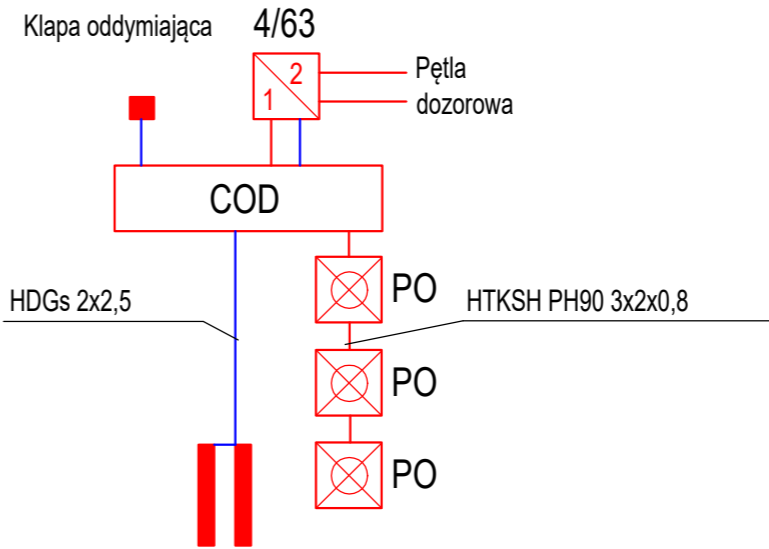


SCHEMAT ODDYMIANIA

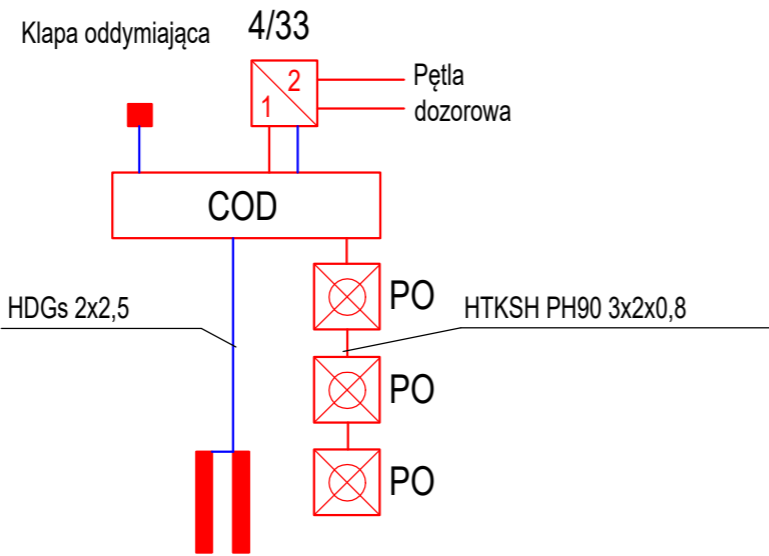

Inwestor:

Wojewódzki Szpital Zespolony w Kielcach

ul. Grunwaldzka 45  
25-736 Kielce  
NIP: 959-129-12-92  
REGON: 000289785  
KRS: 0000001580



Nazwa Inwestycji:

Rozbudowa i przebudowa budynku przychodni przyszpitalnej (nr. ewid. bud. 196) o Wojewódzką Poradnię dla dorosłych w ramach inwestycji „Wzmocnienie ambulatoryjnej opieki specjalistycznej w Wojewódzkim Szpitalu Zespolonym w Kielcach”

Adres Inwestycji:

ul. Grunwaldzka 45, 25-736 Kielce  
Działki nr ewid.: część 390/13  
obręb 0015 Kielce, gm. Kielce, pow. Miasto Kielce

**4idea** BIURO PROJEKTOWE

Karol Sitarski  
ul. Złota 15/U5, 25-015 Kielce,  
tel: 510-032-264  
e-mail: 4idea@4idea.pl

Faza Projektu PROJEKT TECHNICZNY

Temat Rysunku ODDYMIANIE-schemat

Funkcja	Projektant	Numer Uprawnień	Data	Podpis
Projektował	mgr inż. Andrzej Nowakowski	1067/98/U	Maj 2025	
Opracowanie	inż. Jarosław Baliński	KL-179/89 <small>do projektowania bez ograniczeń w specjalności instal. elekr.</small>		
Rew.: 0	Skala: 1:100	Branża: Teletechniczna	Nr rys:	Essp-06