

GPD


0,+1

+1,+2

0,+1

+1,+2

cctv

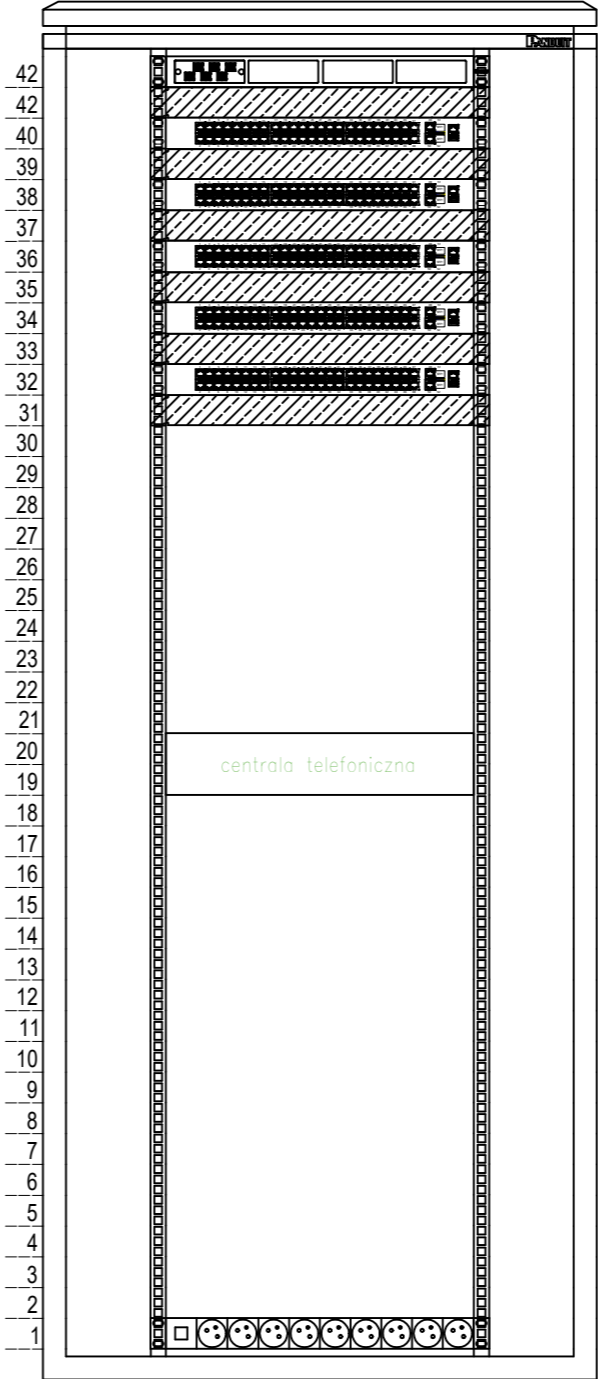

- Panel światłowodowy 1U / 4 sloty
- Panel porządkowy
- Przełącznik 48x1 GBase-T PoE+, 2x10GBase-T, 2xSFP+, 1U
- Panel porządkowy
- Przełącznik 48x1 GBase-T PoE+, 2x10GBase-T, 2xSFP+, 1U
- Panel porządkowy
- Przełącznik 48x1 GBase-T PoE+, 2x10GBase-T, 2xSFP+, 1U
- Panel porządkowy
- Przełącznik 48x1 GBase-T PoE+, 2x10GBase-T, 2xSFP+, 1U
- Panel porządkowy
- Przełącznik 48x1 GBase-T PoE+, 2x10GBase-T, 2xSFP+, 1U
- Panel porządkowy

Listwa zasilająca 9 gniazd 230V, 1U

Investor:

Wojewódzki Szpital Zespolony w Kielcach

ul. Grunwaldzka 45
25-736 Kielce
NIP: 959-129-12-92
REGON: 000289785
KRS: 0000001580



Nazwa Inwestycji:

Rozbudowa i przebudowa budynku przychodni przyszpitalnej (nr. ewid. bud. 196) o Wojewódzką Poradnię dla dorosłych w ramach inwestycji „Wzmocnienie ambulatoryjnej opieki specjalistycznej w Wojewódzkim Szpitalu Zespolonym w Kielcach”

Adres Inwestycji:

ul. Grunwaldzka 45, 25-736 Kielce
Działki nr ewid.: część 390/13
obręb 0015 Kielce, gm. Kielce, pow. Miasto Kielce

4idea

BIURO PROJEKTOWE

Karol Sitarski

ul. Złota 15/U5, 25-015 Kielce,

tel: 510-032-264

e-mail: 4idea@4idea.pl

Faza Projektu

PROJEKT TECHNICZNY

Temat Rysunku

Szafa GPD-schemat

Funkcja	Projektant	Numer Uprawnień	Data	Podpis
Projektował	mgr inż. Andrzej Nowakowski	1067/98/U	Maj 2025	
Opracowanie:	inż. Jarosław Baliński	KL-179/89		
	mgr inż. Ewa Piotrowicz	----		
Rew.: 0	Skala: 1:100	Branża: Teletechniczna	Nr rys: Et-07	