

LEGENDA

- RL

WSZYSTKIE OKNA WYPOSAŻYĆ W ROLETY OKIENNE
MATERIAŁ ZMYWALNY
ROLETY NA PROWADNICACH
- ZF

OKNA NA ŚCIANIE POŁUDNIOWEJ I WSCHODNIEJ
WYPOSAŻYĆ W ŻALUZJE FASADOWE PODTYNKOWE
ŻALUZJE ALUMINIOWE W KOLORZE RAL7016
ZAS. 230V STEROWANE PRZYCISKAMI ELEKTRYCZNYMI
- OP

ODBOJOPORĘCZ ŚCIENNA MONTOWANA NA WYS. 130CM
ALUMINIOWA Z WYKONCZENIEM PVC ŁATWOZMYWALNYM
W KOLORZE RAL7044 LUB ZBLIŻONYM
- ~


Element wywoławczy systemu przyzywowego

GAZY MEDYCZNE:

- 1 x ODCIĄG GAZÓW MEDYCZNYCH
- 1 x TLEN
- 1 x PRÓŻNIA
- 1 x SPRĘŻONE POWIETRZE

PRZYCHODNIA DZIECIECIA -
TECHNOLOGIA MEDYCZNA
RZUT PIWNIC
Skala 1:50

Spis wyposażenia technologicznego - PIWNICA		
symbol	nazwa	ilość
Sp5	Szafa 60x40x185 z drzwiami niezamykanymi, 5 półek poziomych	13
Sp2	Szafka podbiłowa, szafka zamykana z 2 półkami front akrylowy, wym. 60x60x90, blat kompozytowy	1
Sp4	Szafka podbiłowa, 4 x szuflada wys. 18cm front akrylowy, wym. 60x60x90, blat kompozytowy	1
Sw1	Szafka wisząca, front w całości zakryty front akrylowy, wym. 60x90x30, 2 półki poziome	2
um	zestaw umywalka + bateria: umywalka solo 40x33cm, kolor biały połysk bateria umywalkowa jednorouchwytowa 70DN15, uchwyt prosty, wyłuska stal, głowica ceramiczna z ogranicznikiem wypływu gorącej wody, kolor chrom	1
um2	zestaw szafka + umywalka + bateria: umywalka wpuszczana 50x42cm, bateria umywalkowa jednorouchwytowa 70DN15, uchwyt NS, wyłuska stal, głowica ceramiczna z ogranicznikiem wypływu gorącej wody, kolor chrom blat szafki ceramiczny lub konglomeratowy szafka z drzwiami z płyty meblowej, cichy dymki i uchwyt aluminiowy	1
X1	Uchwyt na ręcznik papierowy	1
Xm1	Dozownik mydła w płynie	2
Xm2	Dozownik na środki dezynfekcyjne	1

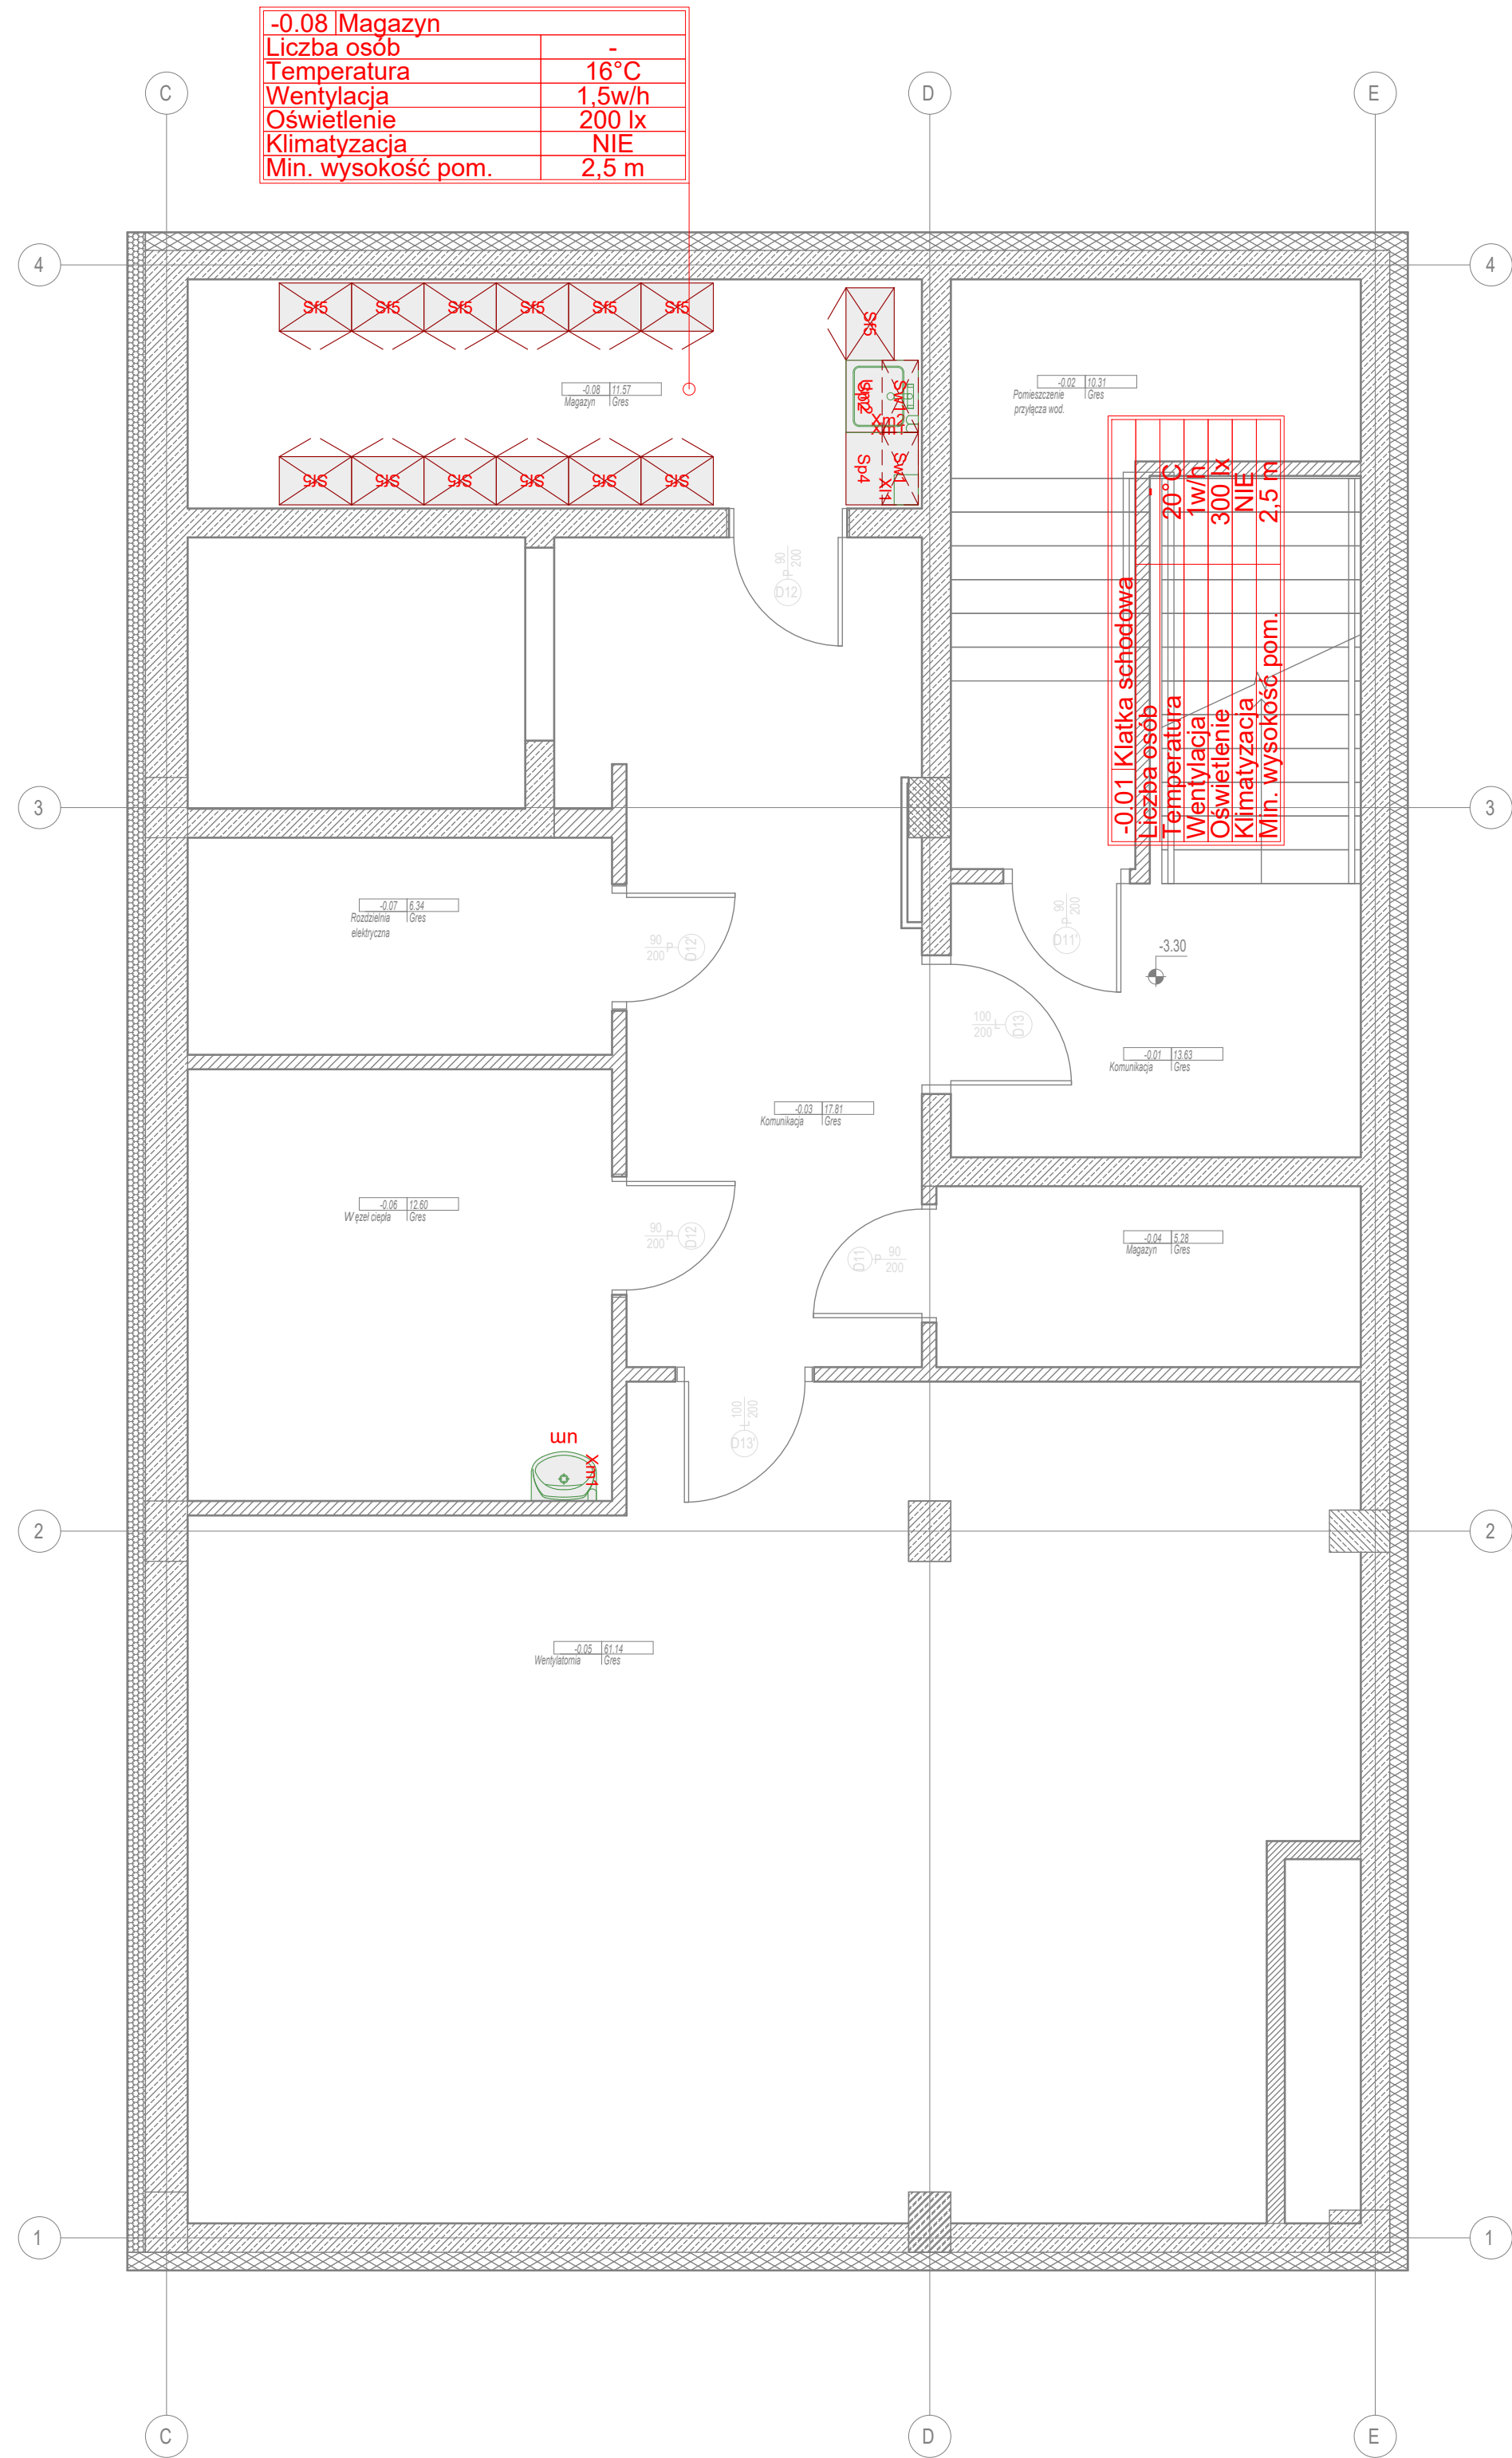

SKALA: 0 1 2 3 m

Inwestor:
Wojewódzki Szpital Zespolony w Kielcach
ul. Grunwaldzka 45, 25-736 Kielce
NIP 9591291292, REGON 28978500000, KRS 0000001580

Nazwa inwestycji:
Rozbudowa i przebudowa budynku szpitala
Świętokrzyskiego Centrum Pediatrii (nr. ewid. bud. 2437)
o Wojewódzka Poradnie dla dzieci w ramach inwestycji
„Wzmocnienie ambulatoryjnej opieki specjalistycznej
w Wojewódzkim Szpitalu Zespolonym w Kielcach”

Adres Inwestycji:
ul. Grunwaldzka 45, 25-736 Kielce
Działki nr ewid.: część 389/10, 389/11, 389/12, 389/13
obręb 0015 Kielce, gm. Kielce, pow. Miasto Kielce

4idea
BIURO PROJEKTOWE
Karol Sitarski
ul. Złota 15/U5, 25-015 Kielce
tel: 510-032-264
e-mail: 4idea@4idea.pl

Faza Projektu: PROJEKT TECHNICZNY/ WYKONAWCZY
Temat Rysunku: Technologia medyczna - RZUT PIWNIC

Funkcja	Projektant	Numer Uprawnień	Data	Podpis
Projektował	mgr inż. arch. Karol Sitarski	182/SWOKK/2014 do projektowania bez ograniczeń w specjalności architektonicznej	Maj 2025	
Opracował	mgr inż. arch. Daniel Porzuczek	291/SWOKK/2017 do projektowania i kierowania robotami bud. bez ograniczeń w specjalności architektonicznej		

Rew.: 0 Skala: 1:50 Technologia med. Nr rys: Tm-01