


SCHEMAT DSO

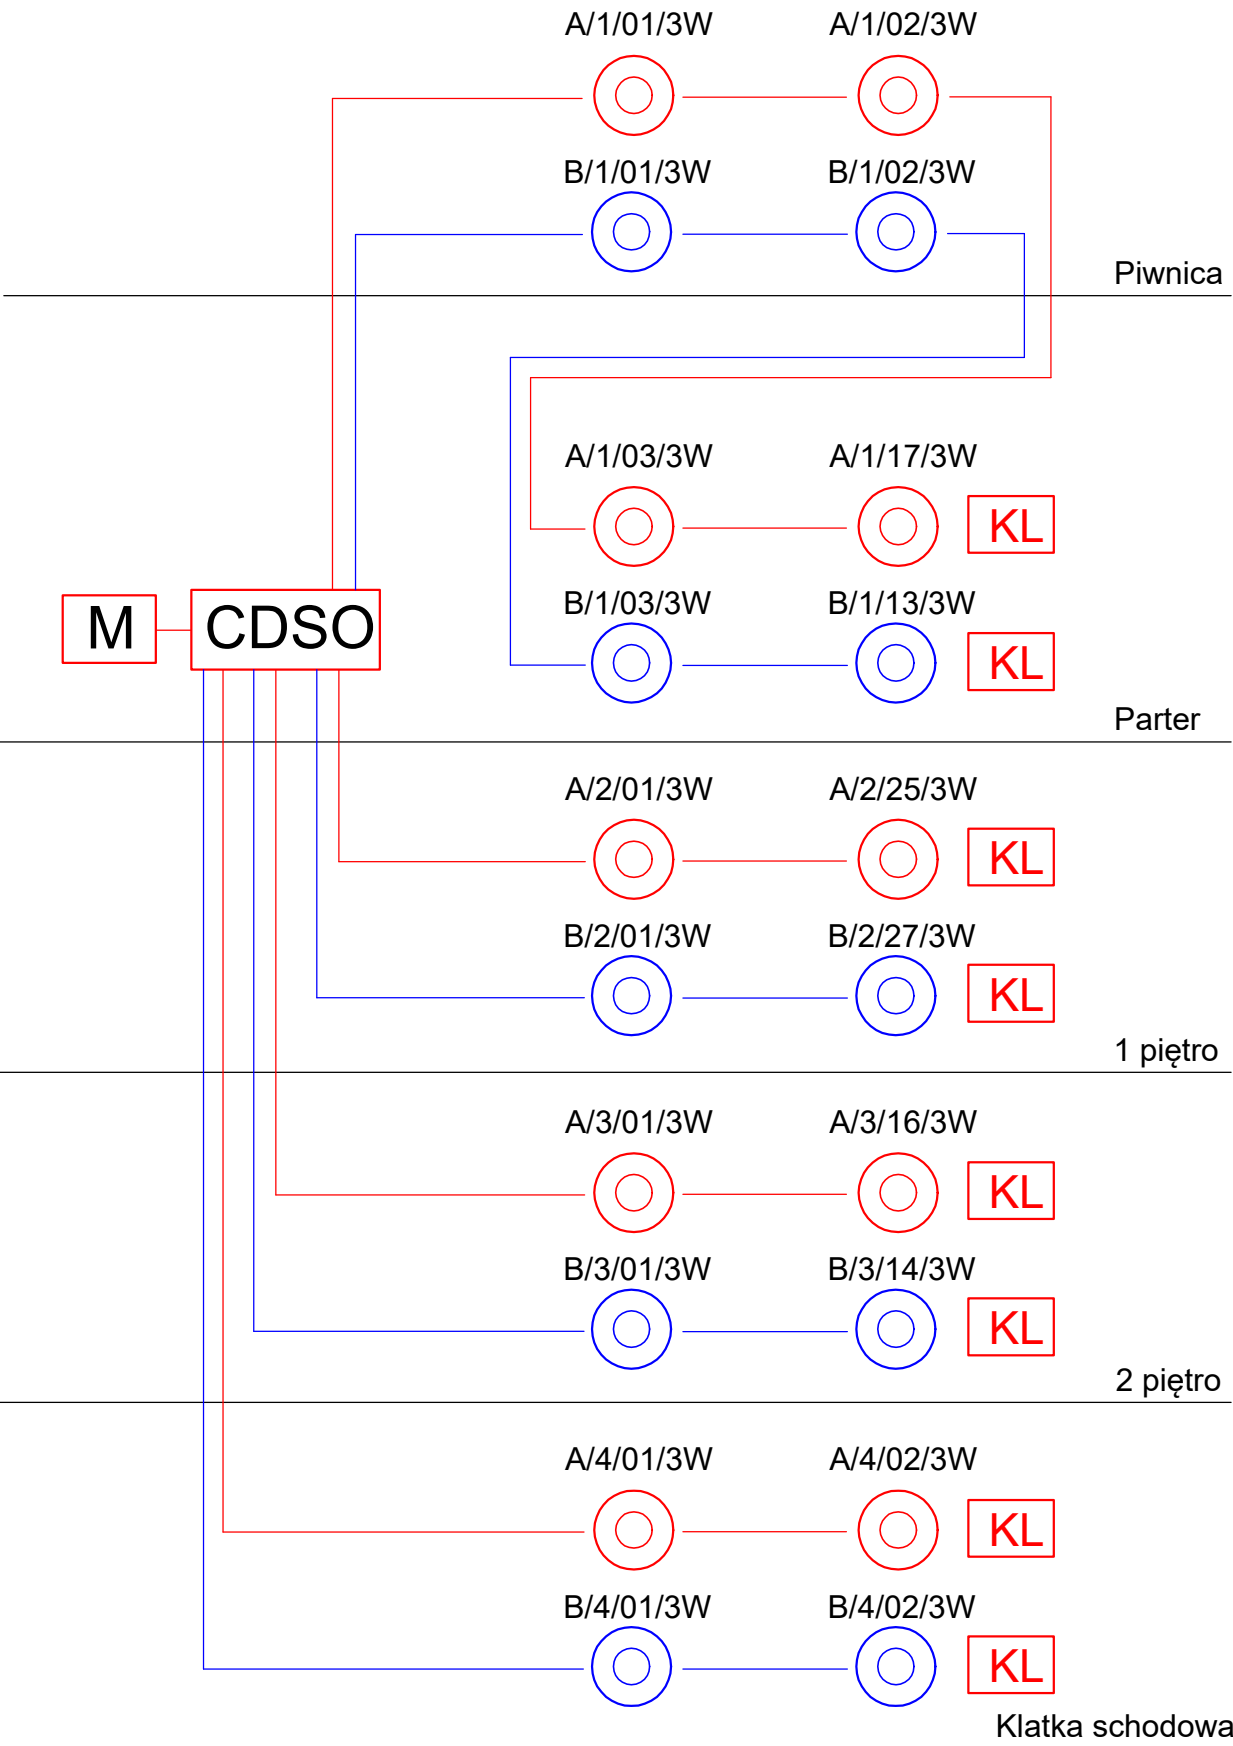

Inwestor:

Wojewódzki Szpital Zespolony w Kielcach

ul. Grunwaldzka 45
25-736 Kielce
NIP: 959-129-12-92
REGON: 000289785
KRS: 0000001580



Nazwa Inwestycji:

Rozbudowa i przebudowa budynku Szpitala Świętokrzyskiego Centrum Pediatrii (nr ewid. bud. 2437) o Wojewódzką Poradnię dla dzieci w ramach inwestycji „Wzmocnienie ambulatoryjnej opieki specjalistycznej w Wojewódzkim Szpitalu Zespolonym w Kielcach”, na działkach nr ewid. 389/10, 389/11, 389/12, 389/13, obręb 0015, przy ul. Grunwaldzkiej 45 w Kielcach wraz z przebudową instalacji zewnętrznych: ciepłowniczej, elektrycznej, oświetlenia zewnętrznego i kanalizacji deszczowej.

Adres Inwestycji:

Woj. świętokrzyskie, pow. kielecki, gm. Kielce, miejscowość: Kielce
dz.nr ewid. 389/10, 389/11, 389/12, 389/13, obręb 0015 Kielce

4idea BIURO PROJEKTOWE

Karol Sitarski
ul. Złota 15/U5, 25-015 Kielce, tel: 510-032-264 e-mail: 4idea@4idea.pl

Faza Projektu	PROJEKT TECHNICZNY				
Temat Rysunku	DSO- schemat				
Funkcja	Projektant	Numer Uprawnień	Data	Podpis	
Projektował	mgr inż. Andrzej Nowakowski	1067/96/U do projektowania bez ograniczeń w specjalności telekomunik.	28.04.2025		
	inż. Jarosław Bałłowski	KL-179/89 do projektowania bez ograniczeń w specjalności instal. elektro.			
Opracowanie:	mgr inż. Ewa Piotrowicz	----			
Rew.: 0	Skala: 1:100	Branża: Teletechniczna	Nr rys: DSO-05		