



SCHEMAT ODDYMIANIA

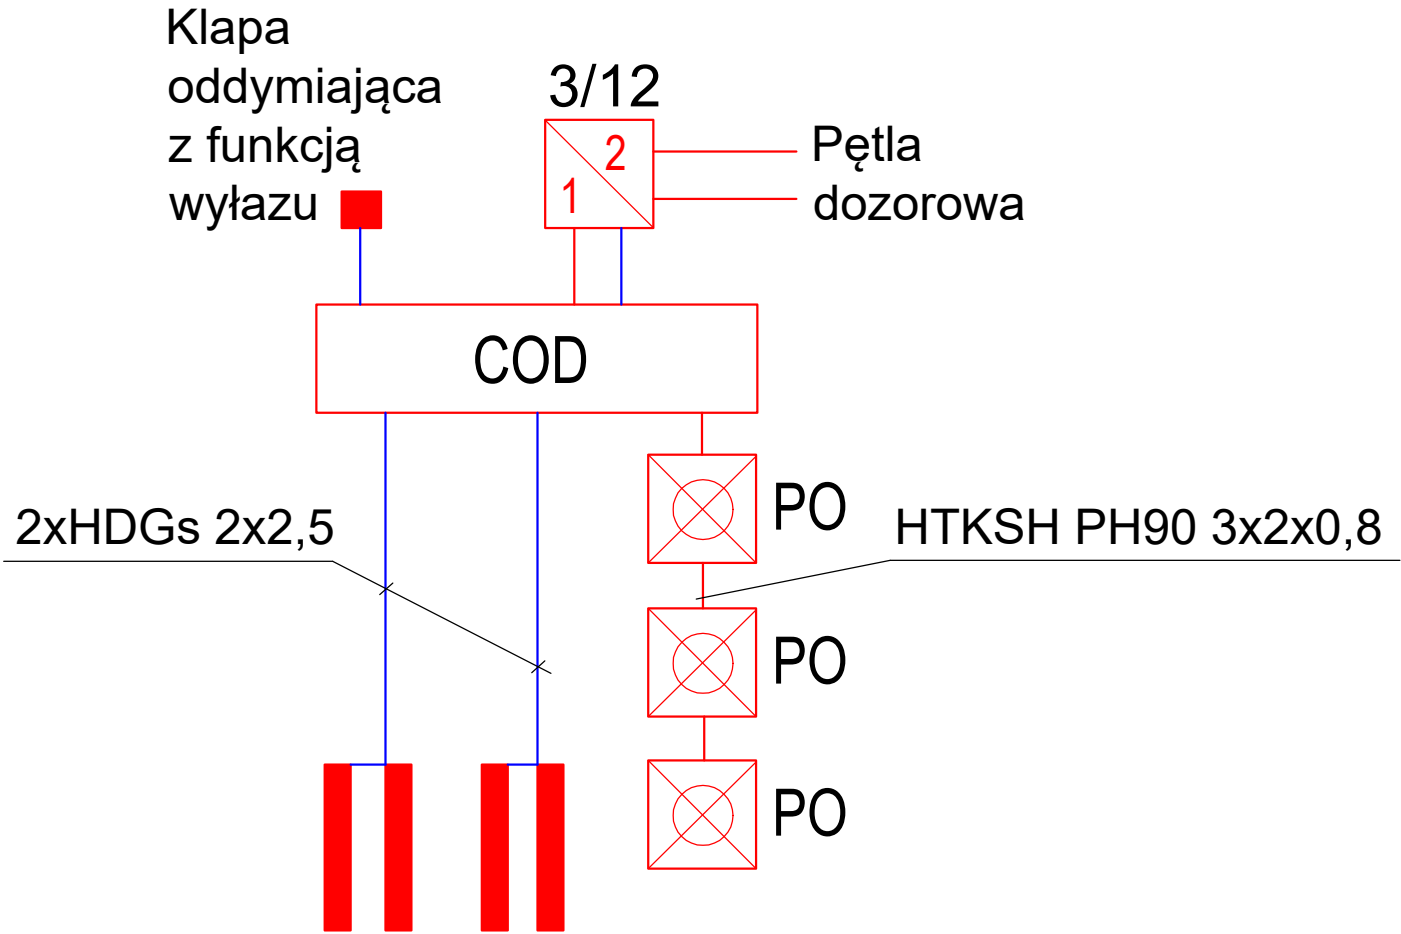

Inwestor:

Wojewódzki Szpital Zespolony w Kielcach

ul. Grunwaldzka 45  
25-736 Kielce  
NIP: 959-129-12-92  
REGON: 000289785  
KRS: 0000001580



Nazwa Inwestycji:

Rozbudowa i przebudowa budynku Szpitala Świętokrzyskiego Centrum Pediatrii (nr ewid. bud. 2437) o Wojewódzką Poradnię dla dzieci w ramach inwestycji „Wzmocnienie ambulatoryjnej opieki specjalistycznej w Wojewódzkim Szpitalu Zespolonym w Kielcach”, na działkach nr ewid. 389/10, 389/11, 389/12, 389/13, obręb 0015, przy ul. Grunwaldzkiej 45 w Kielcach wraz z przebudową instalacji zewnętrznych: ciepłowniczej, elektrycznej, oświetlenia zewnętrznego i kanalizacji deszczowej.

Adres Inwestycji:

Woj. świętokrzyskie, pow. kielecki, gm. Kielce, miejscowość: Kielce  
dz.nr ewid. 389/10, 389/11, 389/12, 389/13, obręb 0015 Kielce

**4idea** BIURO PROJEKTOWE

Karol Sitarski  
ul. Złota 15/U5, 25-015 Kielce,  
tel: 510-032-264  
e-mail: 4idea@4idea.pl

Faza Projektu		PROJEKT TECHNICZNY			
Temat Rysunku		SSP- schemat oddymiania			
Funkcja	Projektant	Numer Uprawnień	Data	Podpis	
Projektował	mgr inż. Andrzej Nowakowski	1067/98/U do projektowania bez ograniczeń w specjalności teleinformat.	29.04.2025		
	inż. Jarosław Baliński	KL-179/89 do projektowania bez ograniczeń w specjalności instal. elekt.			
Opracowanie:	mgr inż. Ewa Piotrowicz	----			
Rew.: 0	Skala: 1:100	Branża: Teletechniczna	Nr rys: SSP-06		