



LEGENDA:

- przewody freonowe systemu VRF – ciecz
- przewody freonowe systemu VRF – gaz
- przewody odprowadzenia skroplin
- FR

1- pion przewodów freonowych

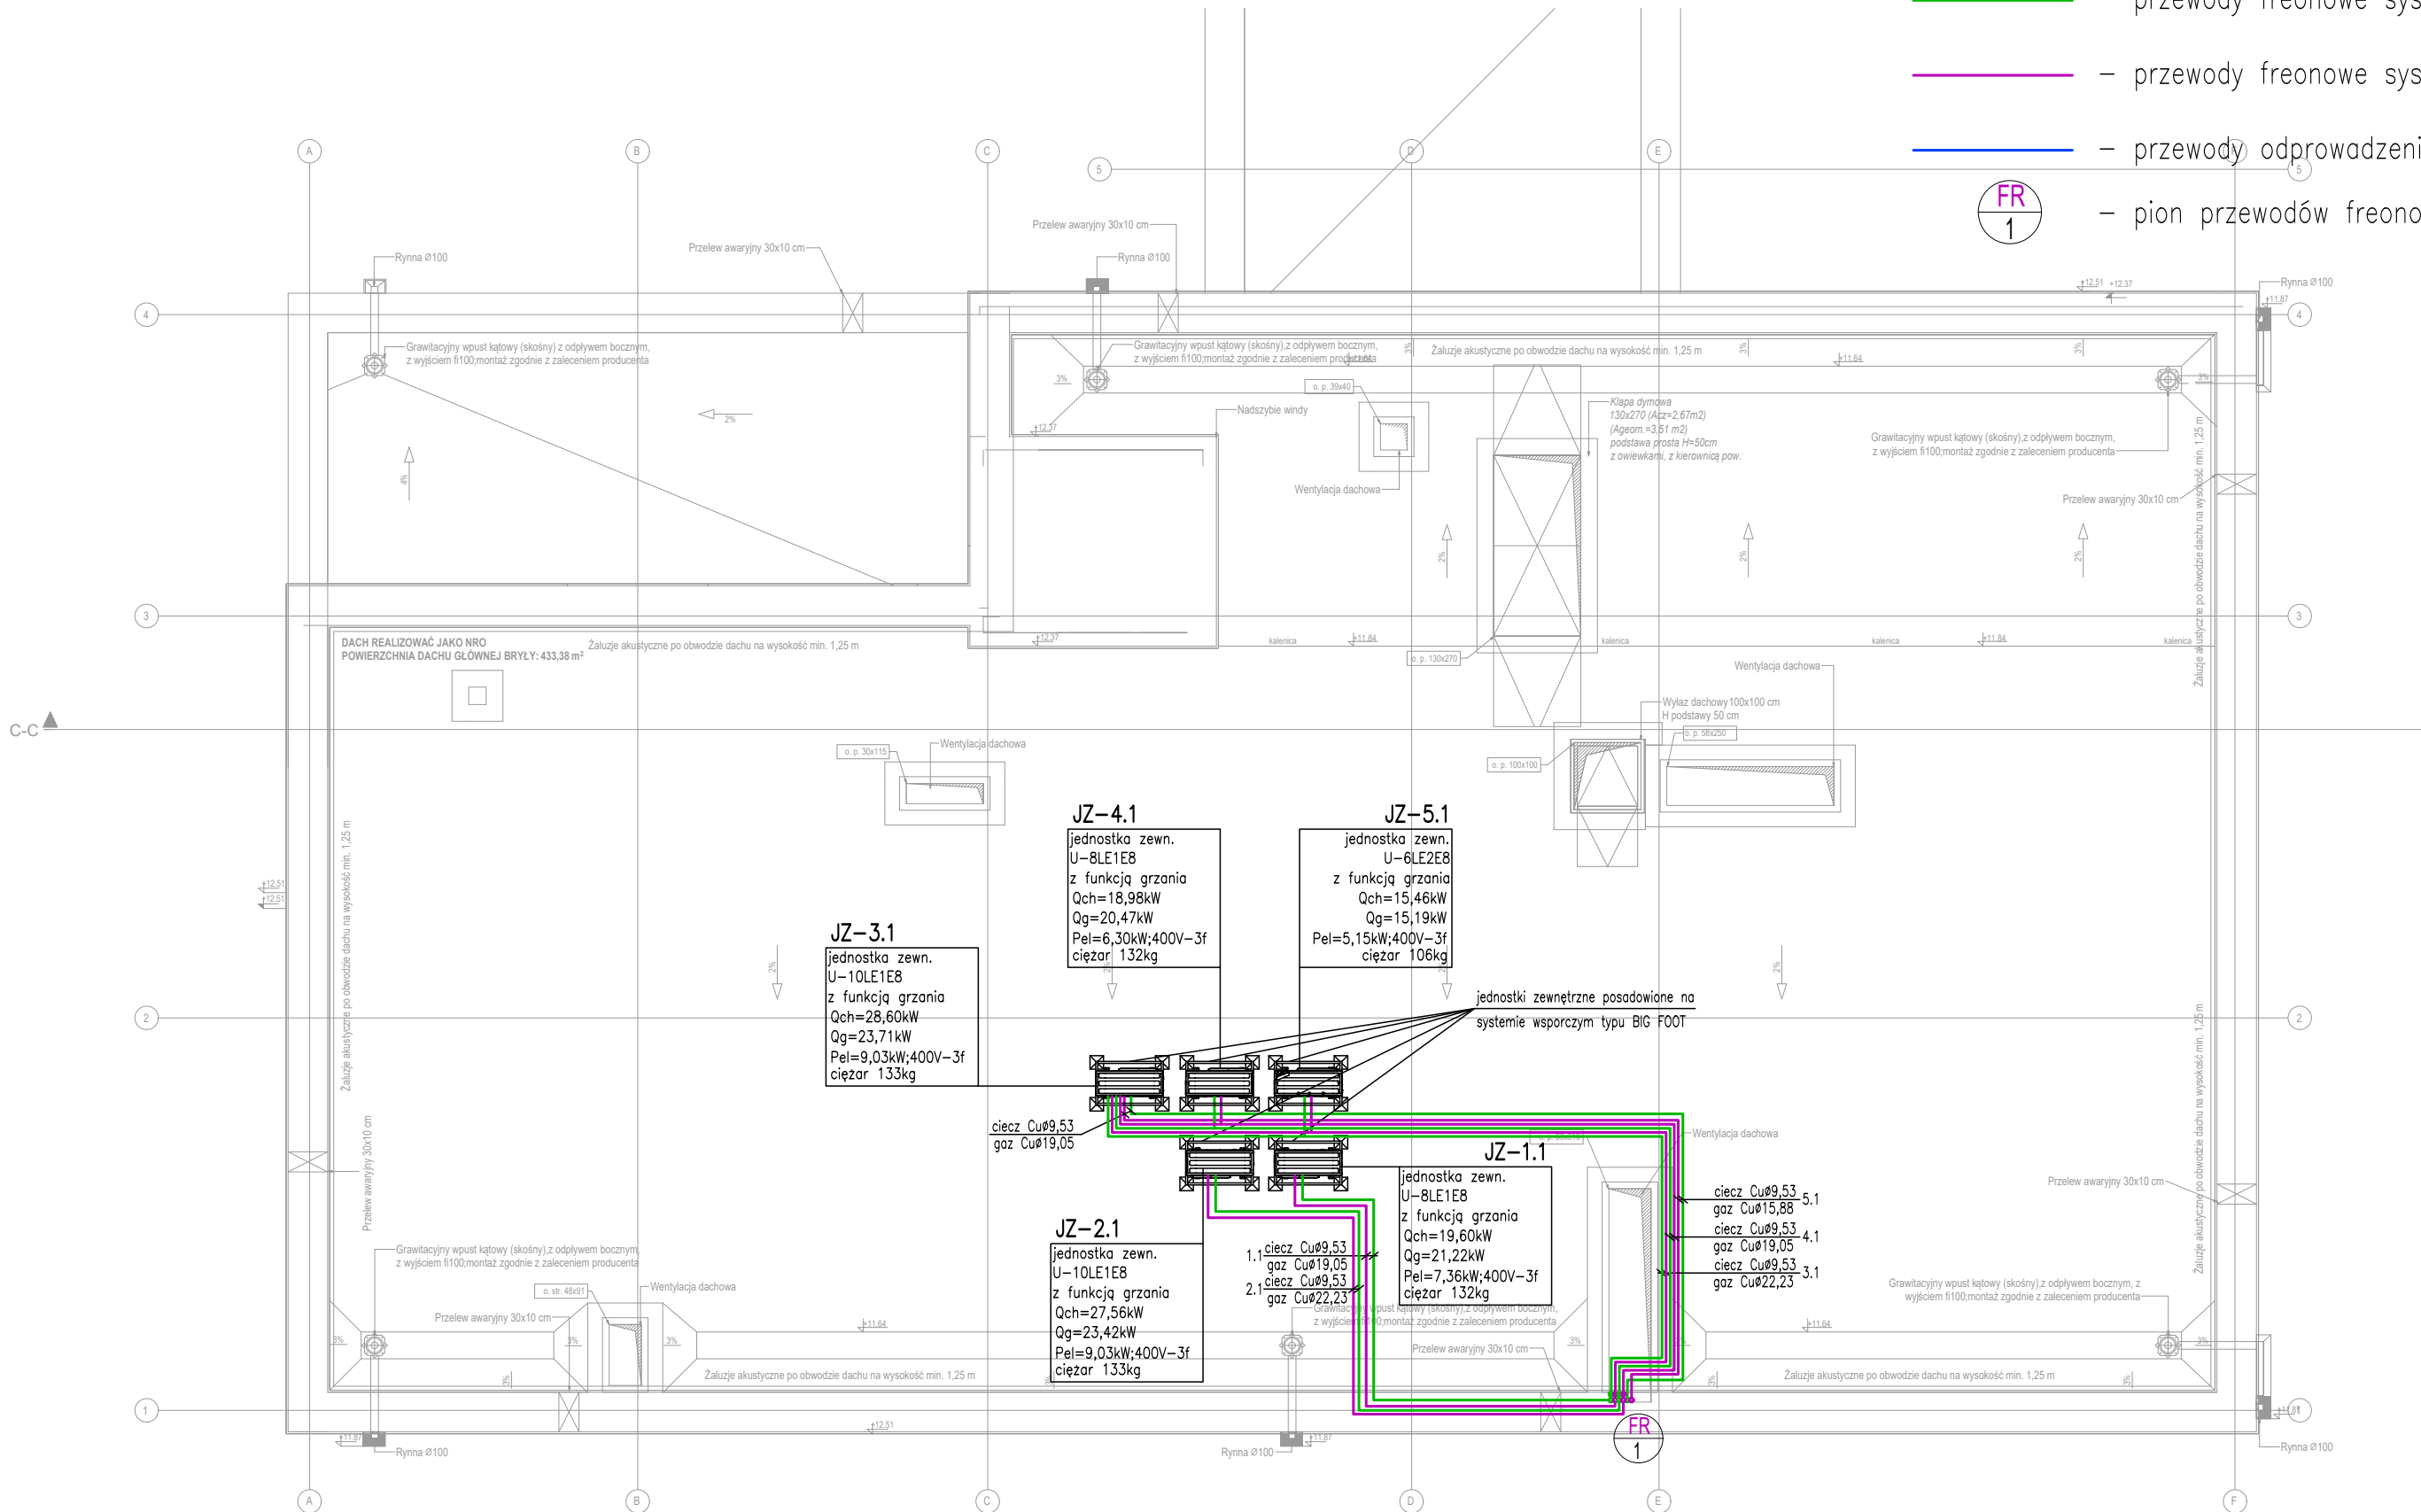

PRZEJŚCIE PRZEWODÓW PRZEZ DACH

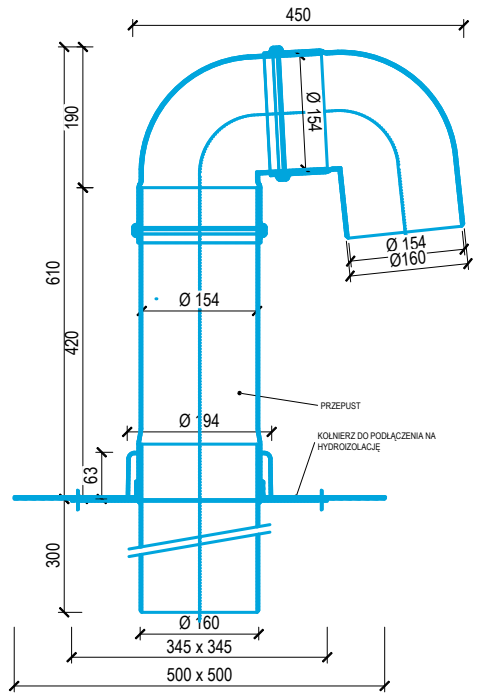

KIT-36PK3ZH5

jednostka wewn.  
KIT-36PK3ZH5  
z funkcją grzania  
Qch max=4,00kW  
Qg max=5,00kW  
Pel=1,3kW;230V-1f  
ciężar 13kg

S-56MK2E5B

jednostka wewn.  
S-56MK2E5B  
z funkcją grzania  
Qch max=5,60kW  
Qg max=6,30kW  
Pel=1,87kW;230V-1f  
ciężar 14kg

S-36MK2E5B

jednostka wewn.  
S-36MK2E5B  
z funkcją grzania  
Qch max=3,60kW  
Qg max=4,20kW  
Pel=1,2kW;230V-1f  
ciężar 12kg

S-45MY3E

jednostka wewn.  
S-45MY3E  
z funkcją grzania  
Qch max=4,50kW  
Qg max=5,00kW  
Pel=1,5kW;230V-1f  
ciężar 17,80kg

S-45MK2E5B

jednostka wewn.  
S-45MK2E5B  
z funkcją grzania  
Qch max=4,50kW  
Qg max=5,00kW  
Pel=1,5kW;230V-1f  
ciężar 12kg

S-56MY3E

jednostka wewn.  
S-56MY3E  
z funkcją grzania  
Qch max=5,60kW  
Qg max=6,30kW  
Pel=1,87kW;230V-1f  
ciężar 17,80kg

Investor:

Wojewódzki Szpital Zespolony w Kielcach  
ul. Grunwaldzka 45  
25-736 Kielce  
NIP: 959-129-12-92  
REGON: 000289785  
KRS: 0000001580



Nazwa Inwestycji:

Rozbudowa i przebudowa budynku Szpitala Świętokrzyskiego Centrum Pediatrii (nr ewid. bud. 2437) o Wojewódzką Poradnię dla dzieci w ramach inwestycji „Wzmocnienie ambulatoryjnej opieki specjalistycznej w Wojewódzkim Szpitalu Zespolonym w Kielcach”, na dzia. 4kach nr ewid. 389/10, 389/11, 389/12, 389/13, obręb 0015, przy ul. Grunwaldzkiej 45 w Kielcach wraz z przebudową instalacji zewnętrznych: ciepłowniczej, elektrycznej, oświetlenia zewnętrznego i kanalizacji deszczowej.

Adres Inwestycji:

Woj. Świętokrzyskie, pow. kielecki, gm. Kielce, miejscowość: Kielce  
dz. nr ewid. 389/10, 389/11, 389/12, 389/13, obręb 0015  
Kielce

**4idea**  
BIURO PROJEKTOWE

Karol Stolarski  
ul. Ziota 15/US, 25-015 Kielce,  
tel. 510-032-264  
e-mail: 4idea@4idea.pl

Faza Projektu	PROJEKT TECHNICZNY
Temat Rysunku	Rzut dachu - instalacja klimatyzacji
Funkcja	Projektant
mgr inż. Piotr Rutowicz	Numer Uprawnień
mgr inż. Paweł Kwiecień	SWK/0271/PBS/15
mgr inż. Izabela Tarka	SWK/0245/PBS/19
Rew.: 0	Skala: 1:100
	Branża: Sanitarna
	Nr rys.: S.CH-04